


OB. 2 – WIATA NA SITOPIASKOWNIK Z MAGAZYNEM WAPNA – RZUT PRZYZIEMI

SKALA 1:50

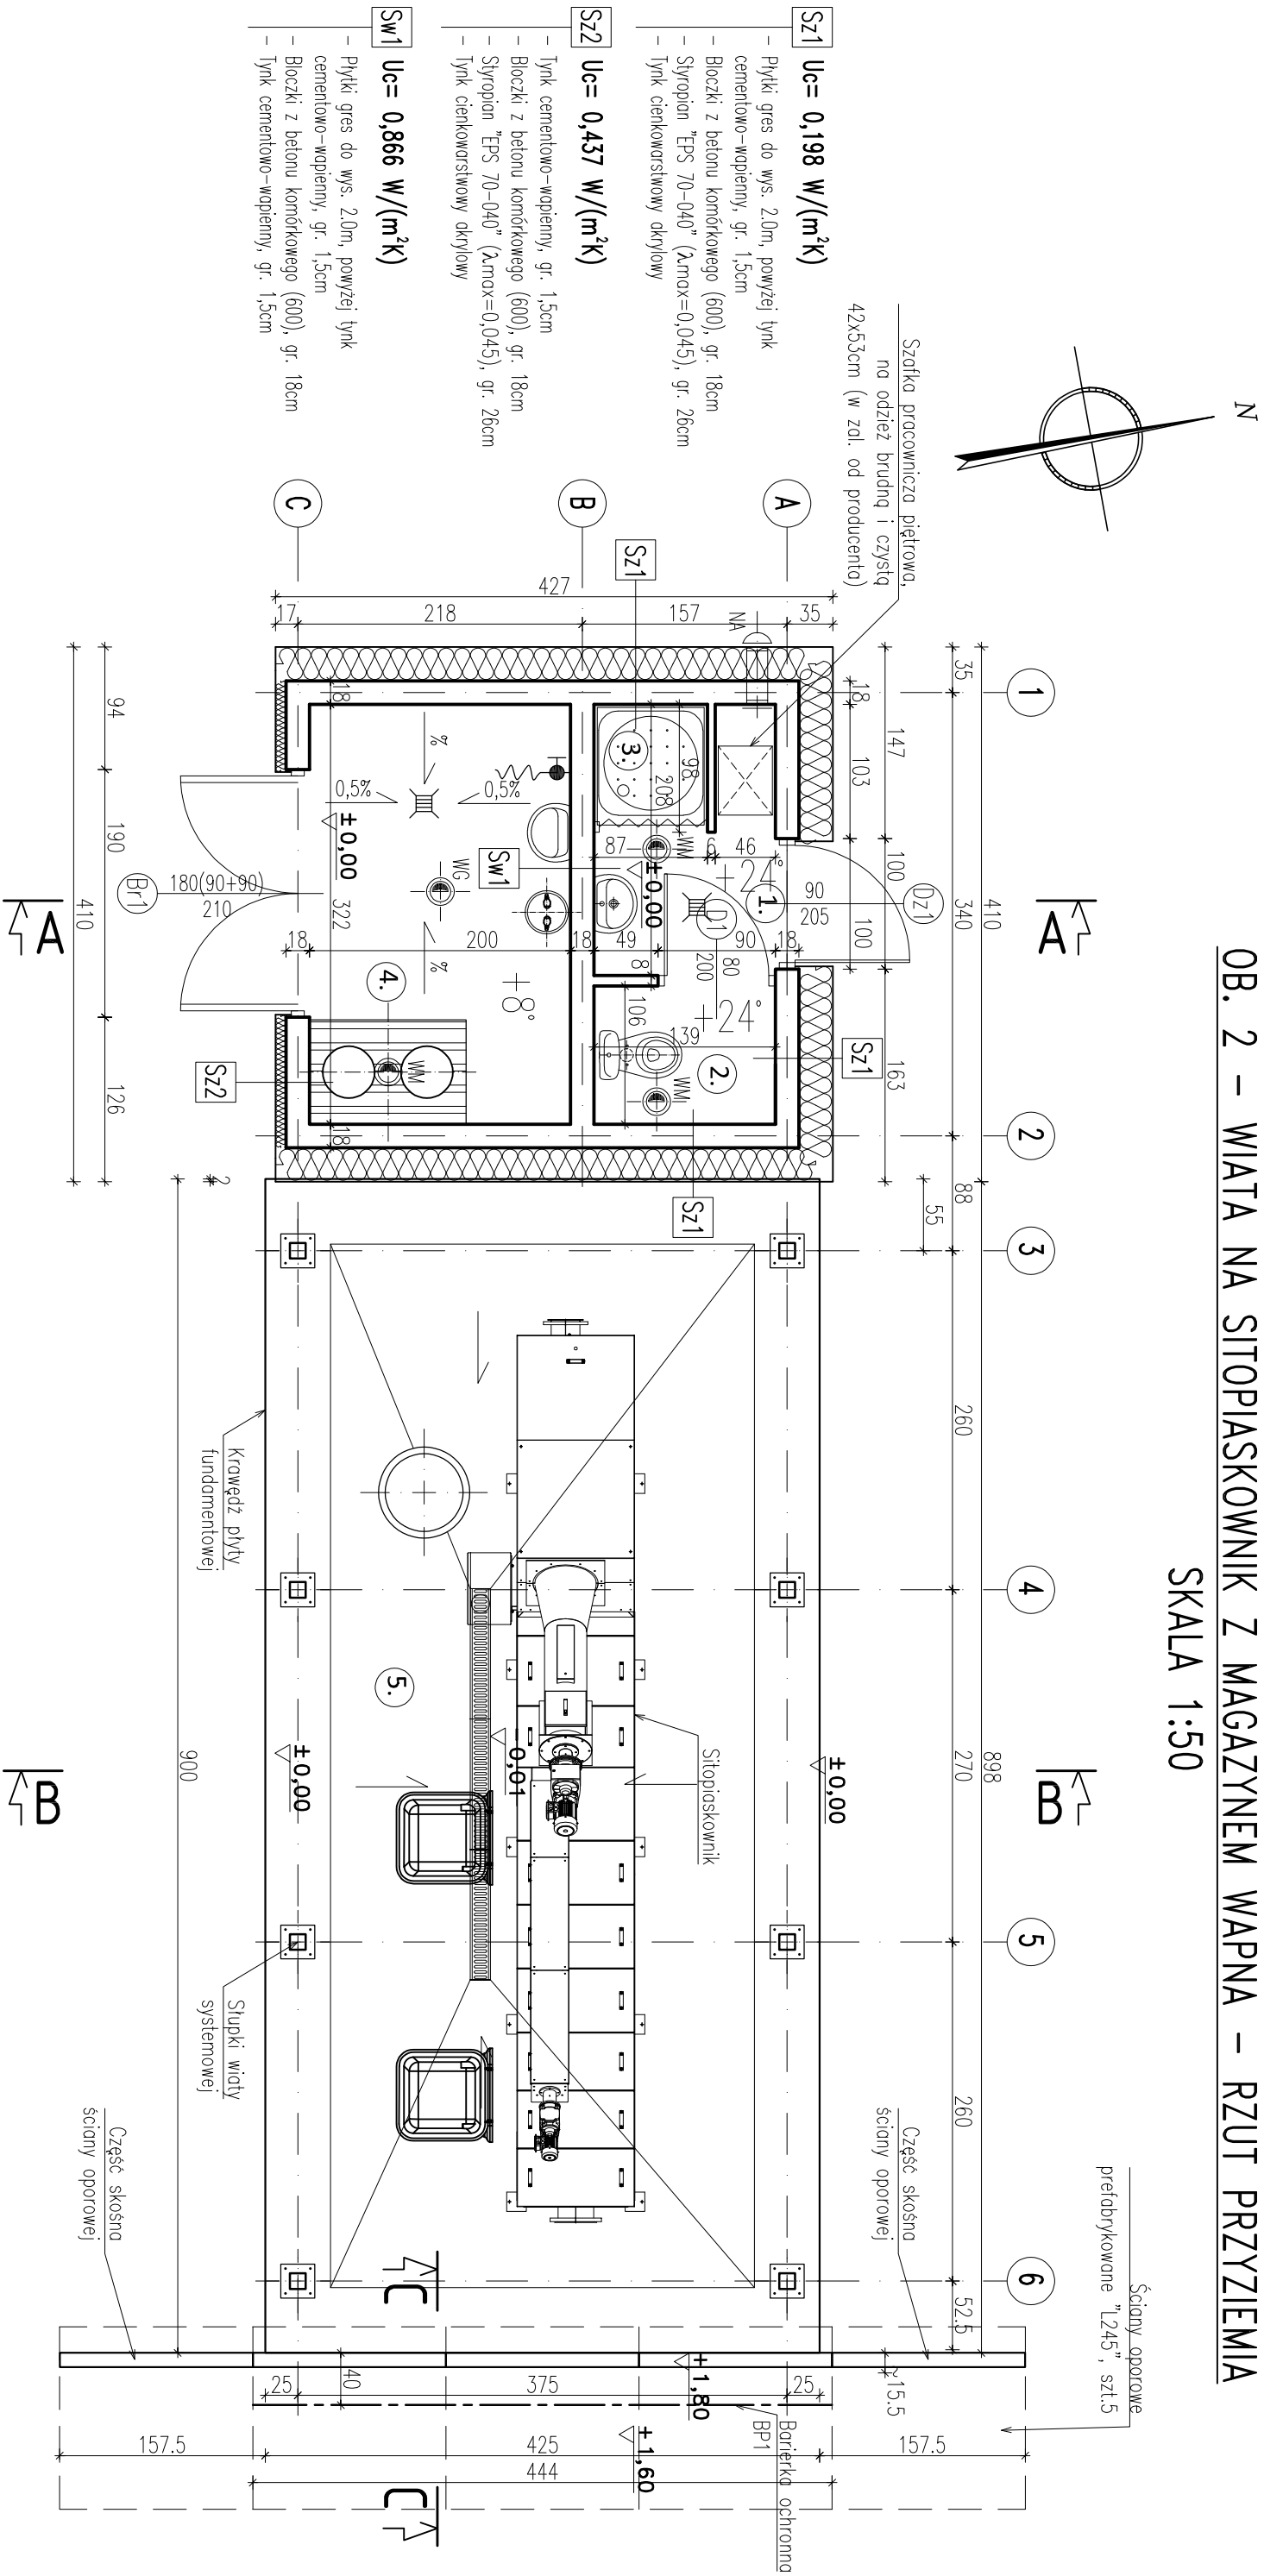

Nr	Nazwa pomieszczenia	Powierzchnia (m ²)	Posadzka
1	Przedsiónek	1,98	Gres
2	WC	1,47	Gres
3	Natrysk	0,85	Gres
4	Magazyn wapna	6,44	Gres
5	Sitopiaskownik	38,25	Żylica chemoodporna

LEGENDA:
WG – wentylacja grawitacyjna
WM – wentylacja mechaniczna
NA – nowitrzak

±0,00=181,50 m n.p.m

Nazwa rysunku				Nr rysunku:	
OB.2 WIATA NA SITOPIASKOWNIK Z MAGAZYNEM WAPNA				2-A-1	
RZUT PRZYZIEMI					
Obiekt:				Skala:	
OCZYSZCZALNIA ŚCIEKÓW W MŚC. NISKA JABŁONICA, GM. BORKOWICE				1:50	
Projektant:	Specjalność:	Nr uprawnień:	Podpis:	Data:	Stadrum:
mgr inż. arch. WŁODZIMIERZ CICHON	ARCHITEKTURA	200/82		07.2024r.	PT
Sprowadził:	Specjalność:	Nr uprawnień:	Podpis:	Data:	
mgr inż. arch. DANUTA JAROSZYŃSKA-ZIACH	ARCHITEKTURA	KL-127/89		07.2024r.	
				Firma:	
				ul. Warszawska 30/10	
				25-312 Kielce	