


ROZWINIĘCIE INSTALACJI
WOD-KAN. (część 1)
skala 1:50

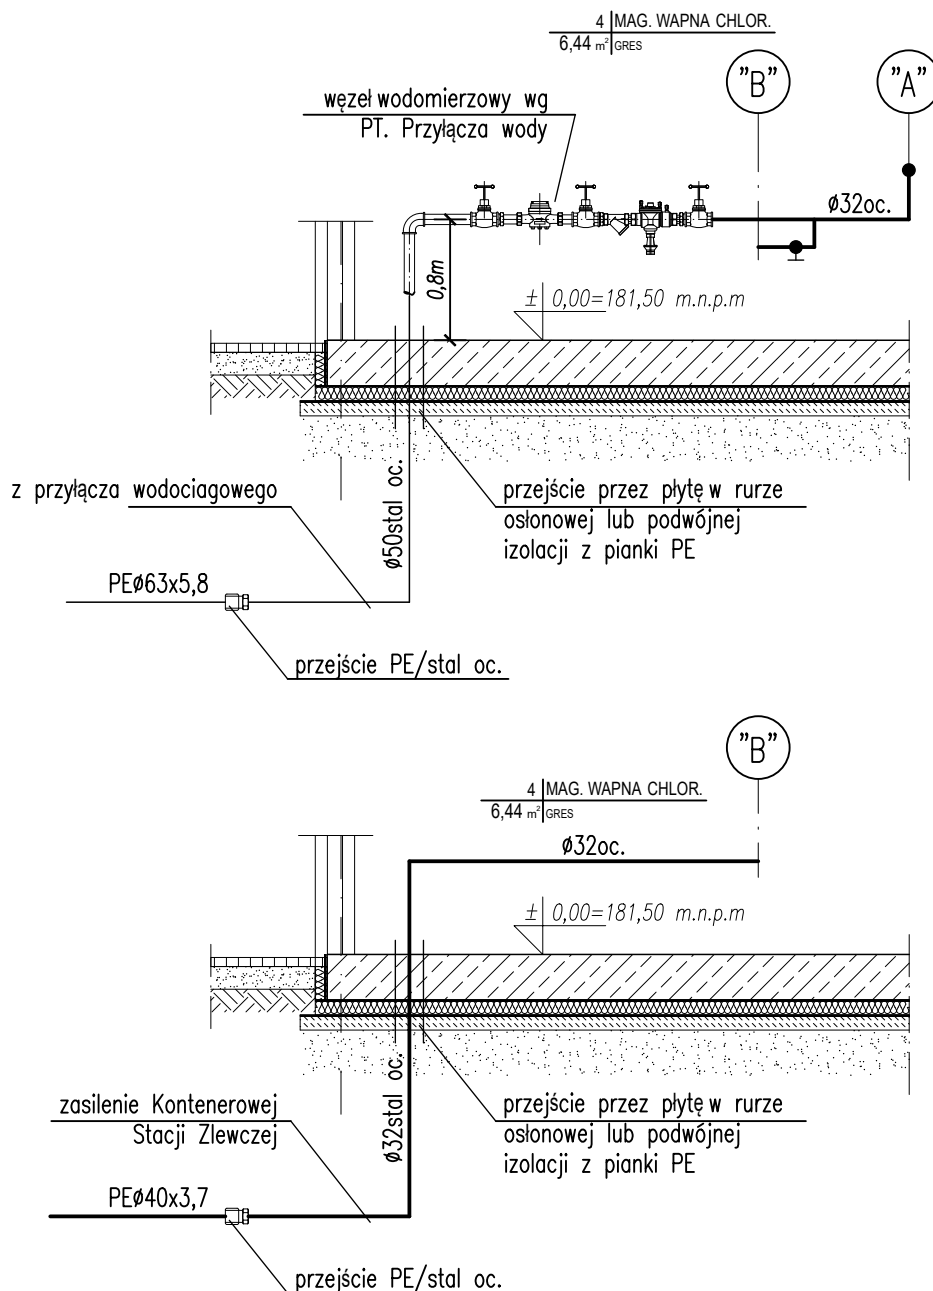

Nazwa rysunku:

ROZWINIĘCIE INSTALACJI WOD-KAN. (część 1)

Nr rysunku:

2-S-5

Obiekt:

OCZYSZCZALNIA ŚCIEKÓW W MSC. NISKA JABŁONICA, GM. BORKOWICE

Skala:

1:50

Projektował:

mgr inż.
Marcin Gruchała

Specjalność:

SANITARNA

Nr uprawnień:

SWK/0234/
PWBS/17

Podpis:

Data:

07.2024r.

Stadium:

PT

Sprawdził:

mgr inż.
Beata Olewińska

Specjalność:

SANITARNA

Nr uprawnień:

KL-21/01

Podpis:

Data:

07.2024r.

Firma:

PROENCO
ul. Warszawska 30/10
25-312 Kielce