


RZUT WIATY NA SITOPIASKOWNIK Z CZĘŚCIĄ
DO SKŁADOWANIA CHEMIKALIÓW
INSTALACJA WENTYLACJI
skala 1:50

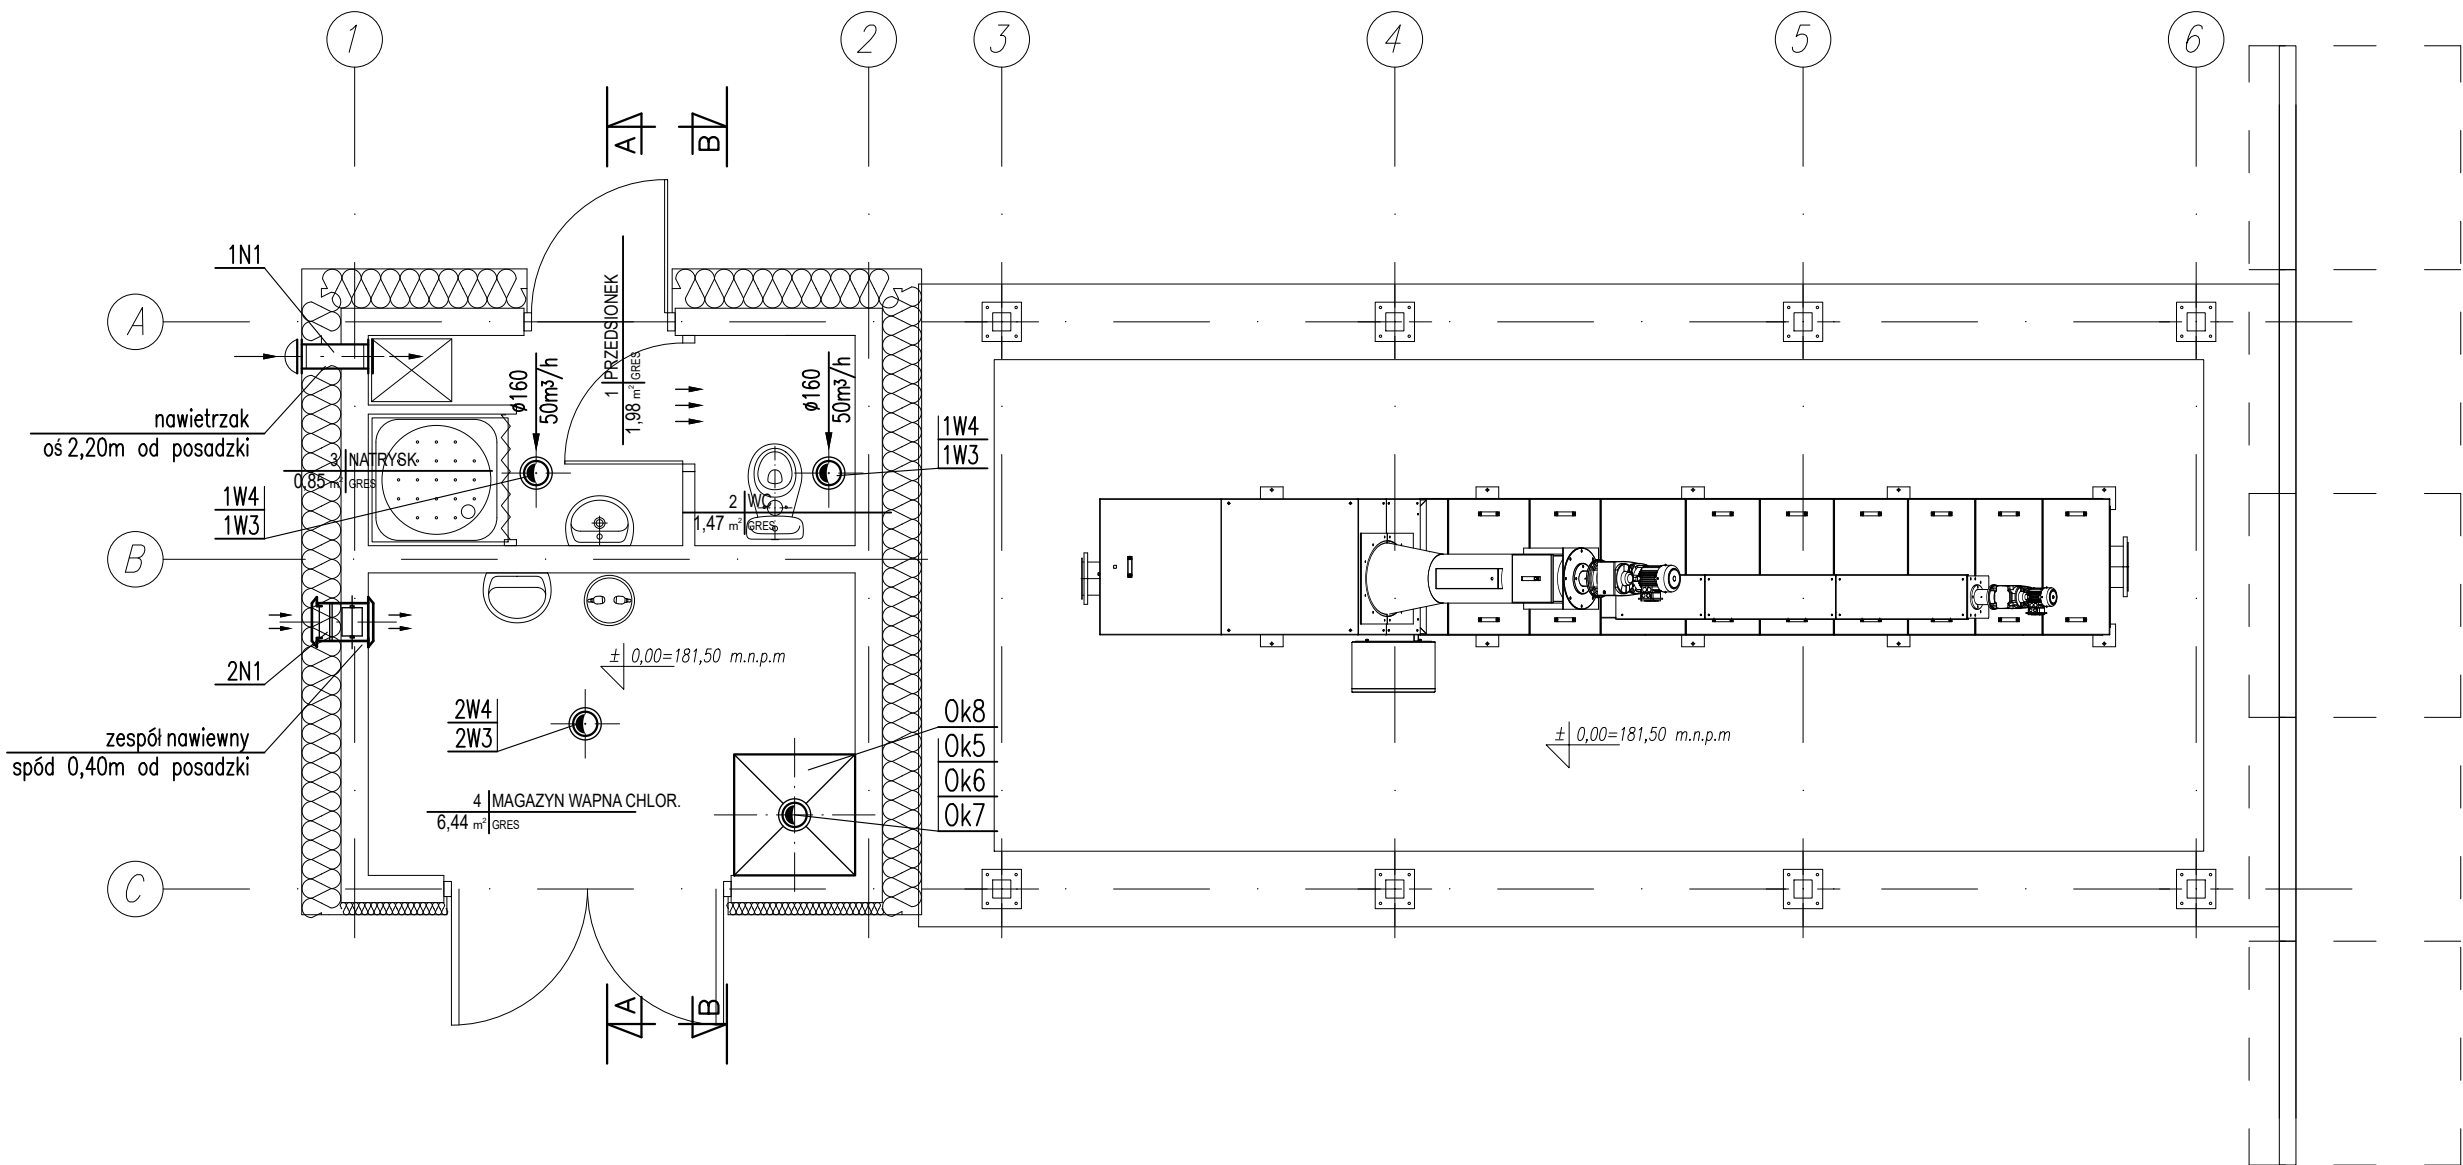

Nazwa rysunku: RZUT WIATY NA SITOPIASKOWNIK Z MAGAZYNEM WAPNA INSTALACJA WENTYLACJI					Nr rysunku: 2-S-8
Obiekt: OCZYSZCZALNIA ŚCIEKÓW W MSC. NISKA JABŁONICA, GM. BORKOWICE					Skala: 1:50
Projektował: mgr inż. Marcin Gruchala	Specjalność: SANITARNA	Nr uprawnień: SWK/0234/ PWBS/17	Podpis:	Data: 07.2024r.	Stadium: PT
Sprawdził: mgr inż. Beata Olewińska	Specjalność: SANITARNA	Nr uprawnień: KL-21/01	Podpis:	Data: 07.2024r.	Firma: PROENCO ul. Warszawska 30/10 25-312 Kielce